




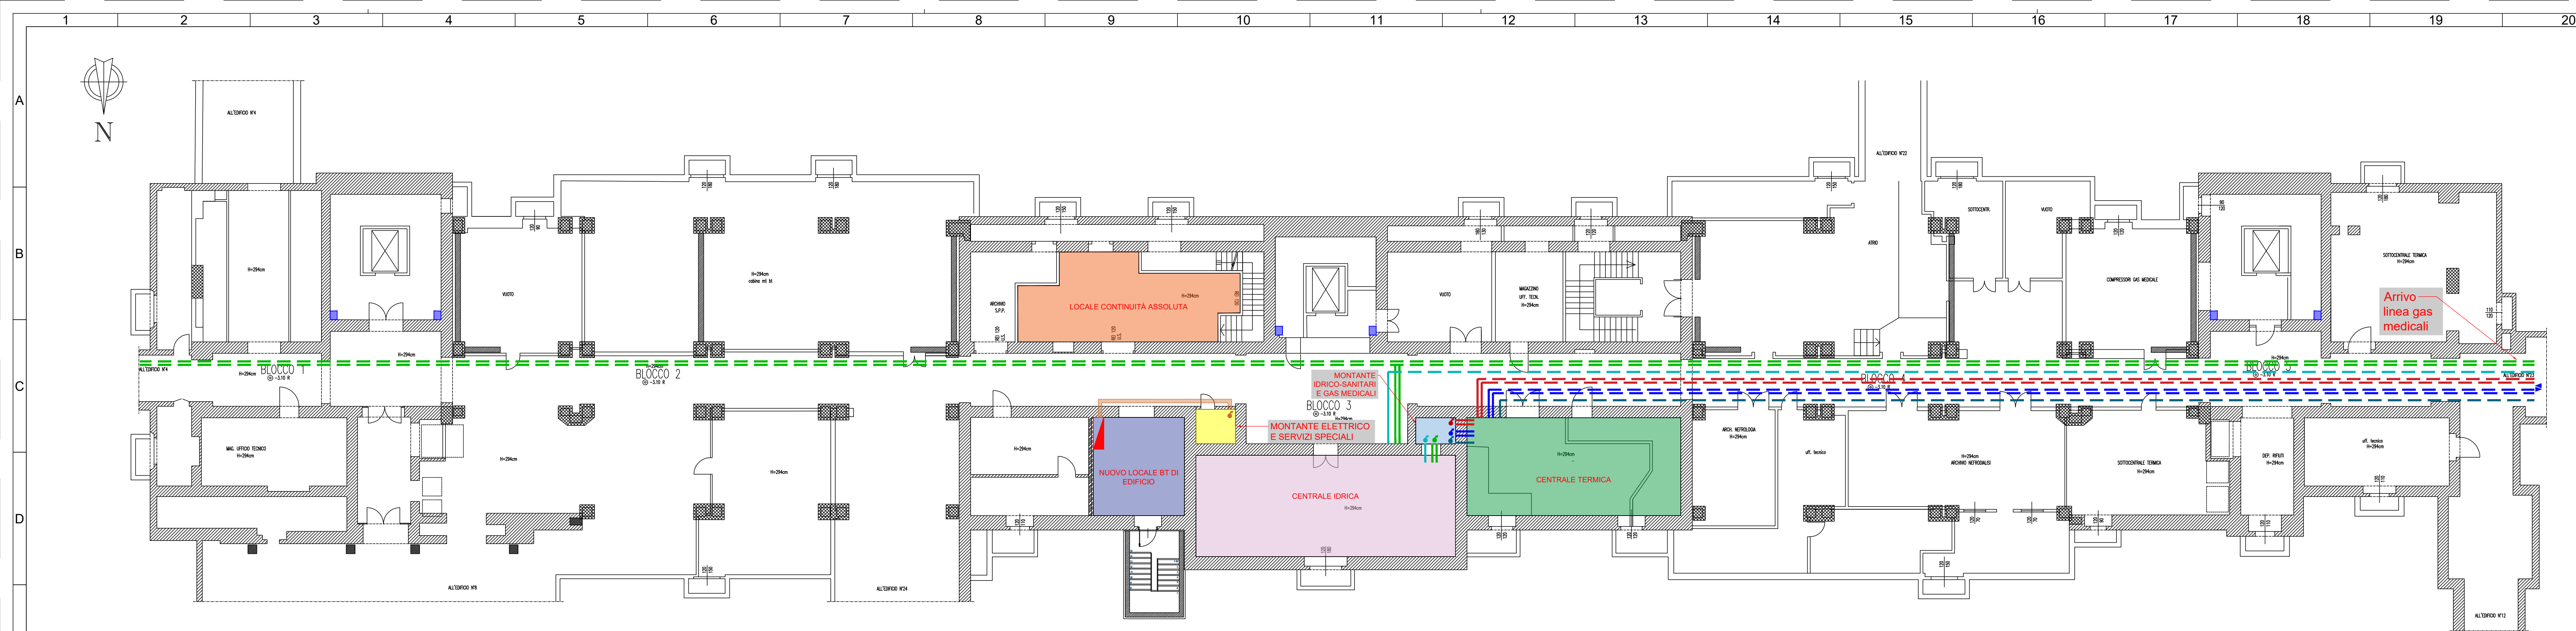

PIANTA PIANO SEMINTERRATO - SCALA 1:150

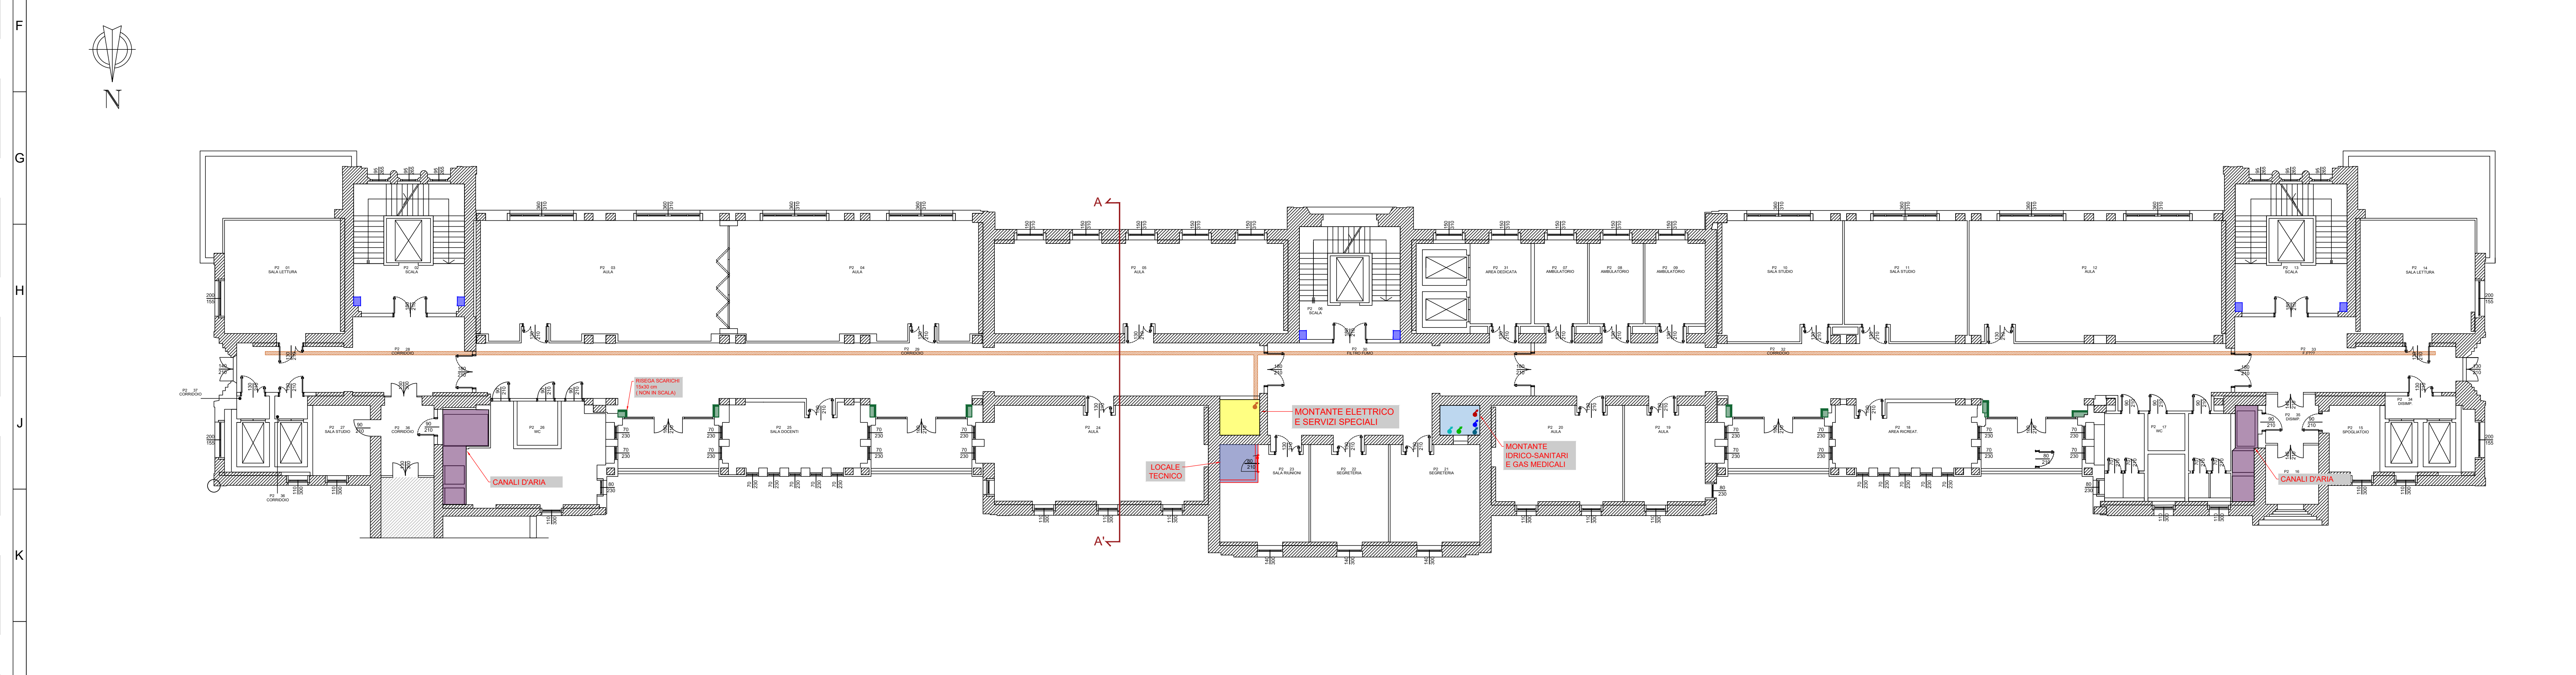

PIANTA PIANO SECONDO - SCALA 1:150

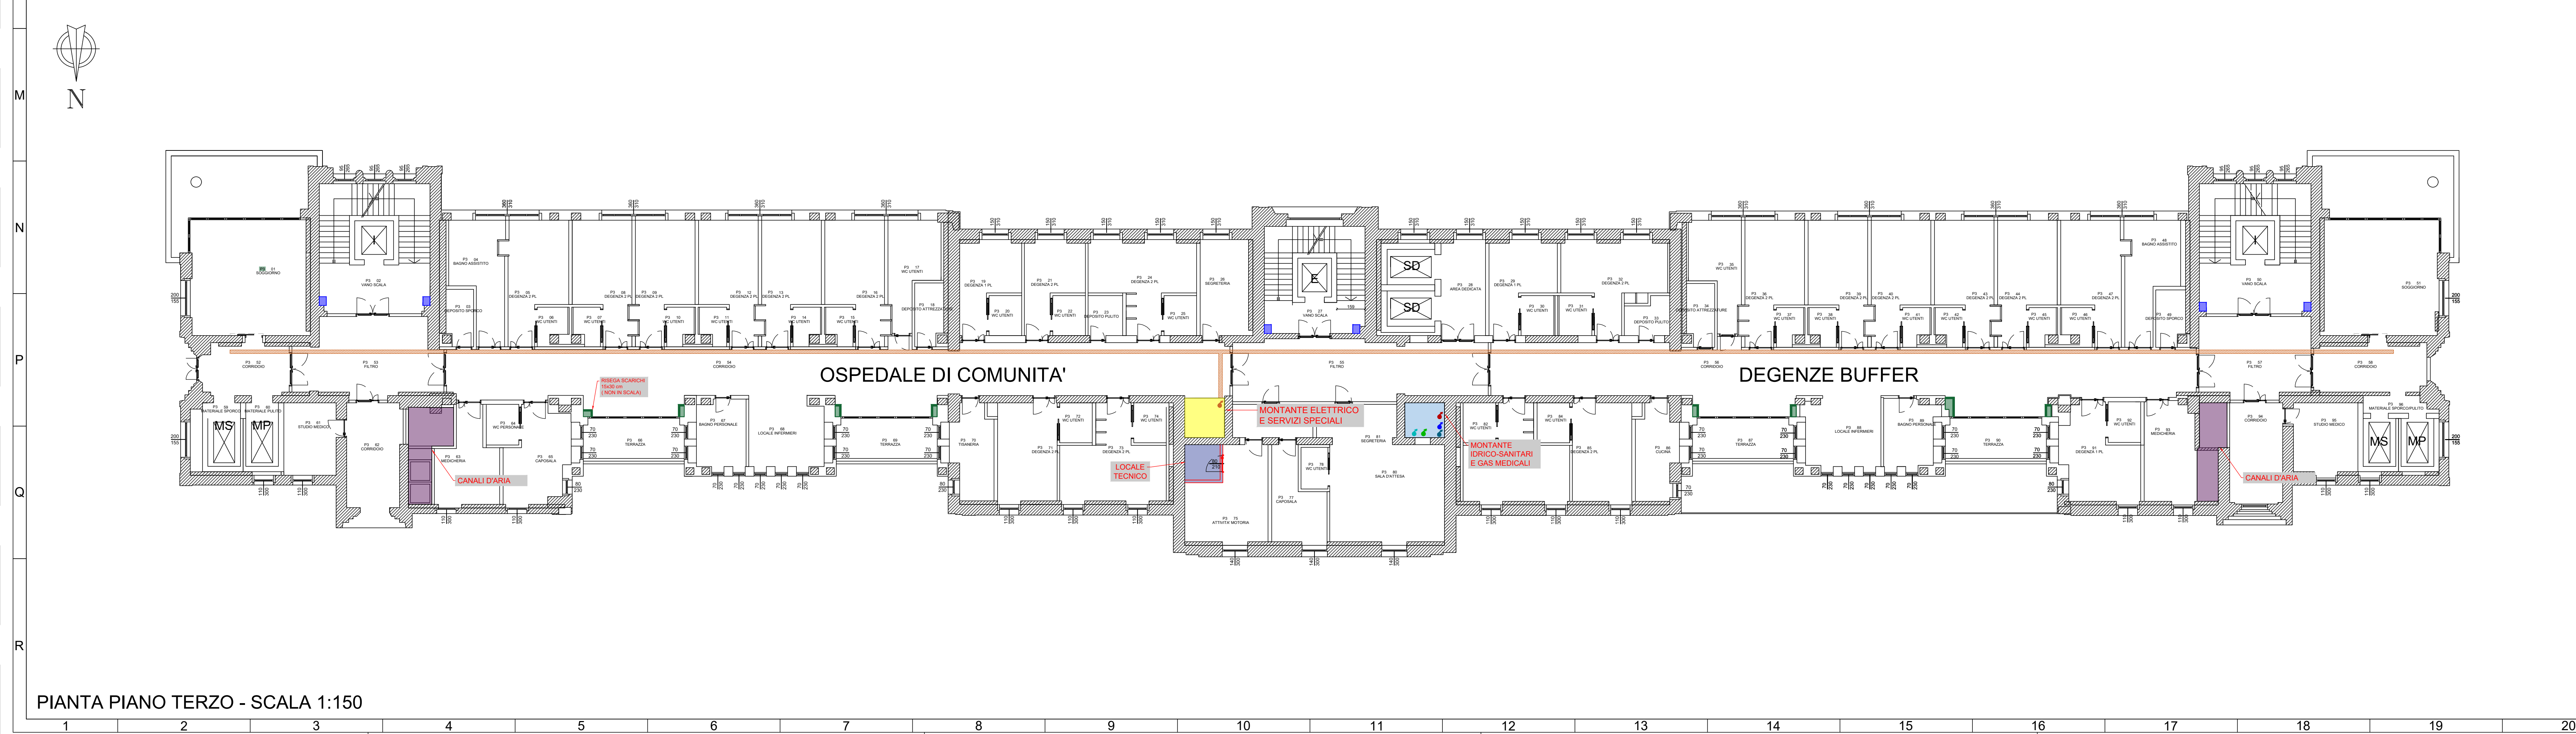

PIANTA PIANO TERZO - SCALA 1:150

LEGENDA	
	LOCALE CONTINUITÀ ASSOLUTA
	NUOVO LOCALE BT DI EDIFICIO
	CENTRALE IDRICA
	CENTRALE TERMICA
	GAS MEDICALI
	ACQUA PRERISCALDATA DA RETE OSPEDALIERA
	ACQUA REFRIGERATA DA RETE OSPEDALIERA
	VAPORE DA RETE OSPEDALIERA
	DORSALE ELETTRICA
	ASOLA IMPIANTO SPEGNIMENTO E VARI
	RISEGA PER PASSAGGIO SCARICHI


**ASST Grande Ospedale
Metropolitano Niguarda**

**Ospedale Niguarda**
Piazza Ospedale Maggiore, 3
20162 Milano
C.F./P.IVA 09315680960

LAVORI DI RISTRUTTURAZIONE DEL PADIGLIONE 11 (TALAMONA)
FORMAZIONE E DEGENZE BUFFER

COMMITTENTE: _____
direttore generale: dott. ALBERTO ZOLI
direttore amministrativo: dott. ALBERTO RUSSO
direttore sanitario: dott. GIUSEPPE SECHI
direttore socio-sanitario: dott.ssa LAURA ZOPPINI
responsabile unico progetto: Ing. DAVIDE BRENA
responsabile del procedimento: Ing. ORAZIO SCUDIERI
PROGETTISTI: _____
coord. progettazione e integrazione delle prestazioni specialistiche: arch. ANDREA G. TADDA (Progettisti Associati Tecnar s.r.l.)
progetto opere edili: arch. ANDREA G. TADDA (PAT s.r.l.)
arch. MASSIMILIANO BARUFFI (Poolmilano s.r.l.)
progetto impianti idrico-sanitari e meccanici ed elettrici: ing. ROBERTO TADDA (Progettisti Associati Tecnar s.r.l.)
ing. CARLO TOLLARDO (Engineering Platform s.r.l.)
coordinamento sicurezza in fase di progettazione: arch. MASSIMILIANO BARUFFI (Poolmilano s.r.l.)
progetto delle opere strutturali: arch. MASSIMILIANO BARUFFI (Poolmilano s.r.l.)
progetto prevenzione incendi: ing. ROBERTO TADDA (Progettisti Associati Tecnar s.r.l.)

CUP: H42C22000680002

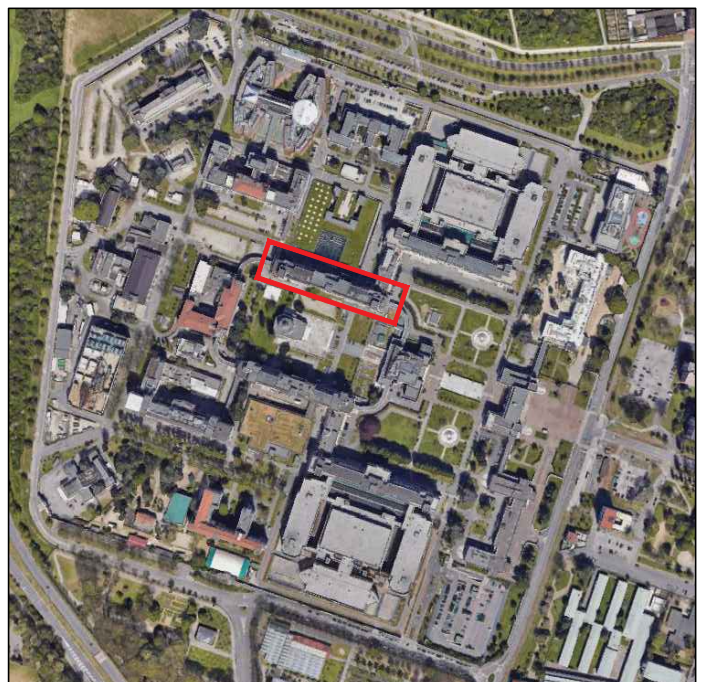

00	29/07/2026	Conferenza dei Servizi	CT	
Rev.	Data	Descrizione	Redatto	Controllato
PROGETTISTI:			Disegno N.	
  			I1_002	
Milano (MI) - Via Cortina d'Assago, 13 Tel. 02/4549000 Fax 02/4549001			Padova (PD) - Viale dell'Industria 23/a Tel. 0441/833020	
Materico (MB) - Via Giacomo Matteotti, 7/A Tel. 030/2540308				
Oggetto PROGETTO DI FATTIBILITA' TECNICO ECONOMICA Opere impiantistiche			Scala: 1:150 Data: 29/07/2026 Commessa: 2026016	
Descrizione Schemi funzionali impianti 1			Nome file: 001_PRL_ML_PTE_I1_1_001_1_002_00_00.rvt	
A termini di legge il progettista si riserva la proprietà di questo disegno con la proibizione di riprodurlo o trasferirlo a terzi senza autorizzazione.				