



LEGENDA	
	UTA
	QUADRO ELETTRICO
	ALIMENTAZIONE ACQUA UTA
	DORSALE ELETTRICA

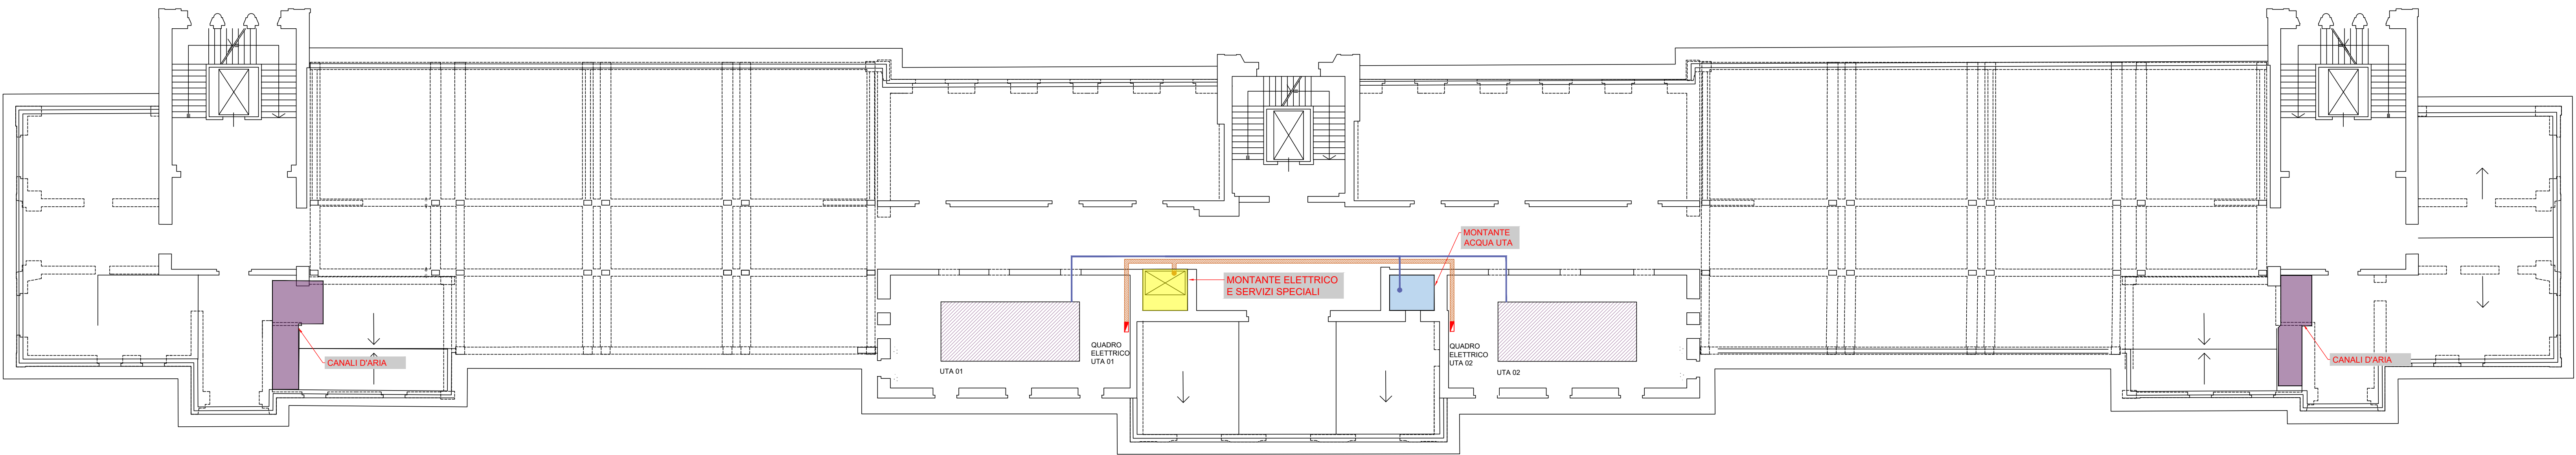

PIANTA PIANO QUINTO - SCALA 1:150

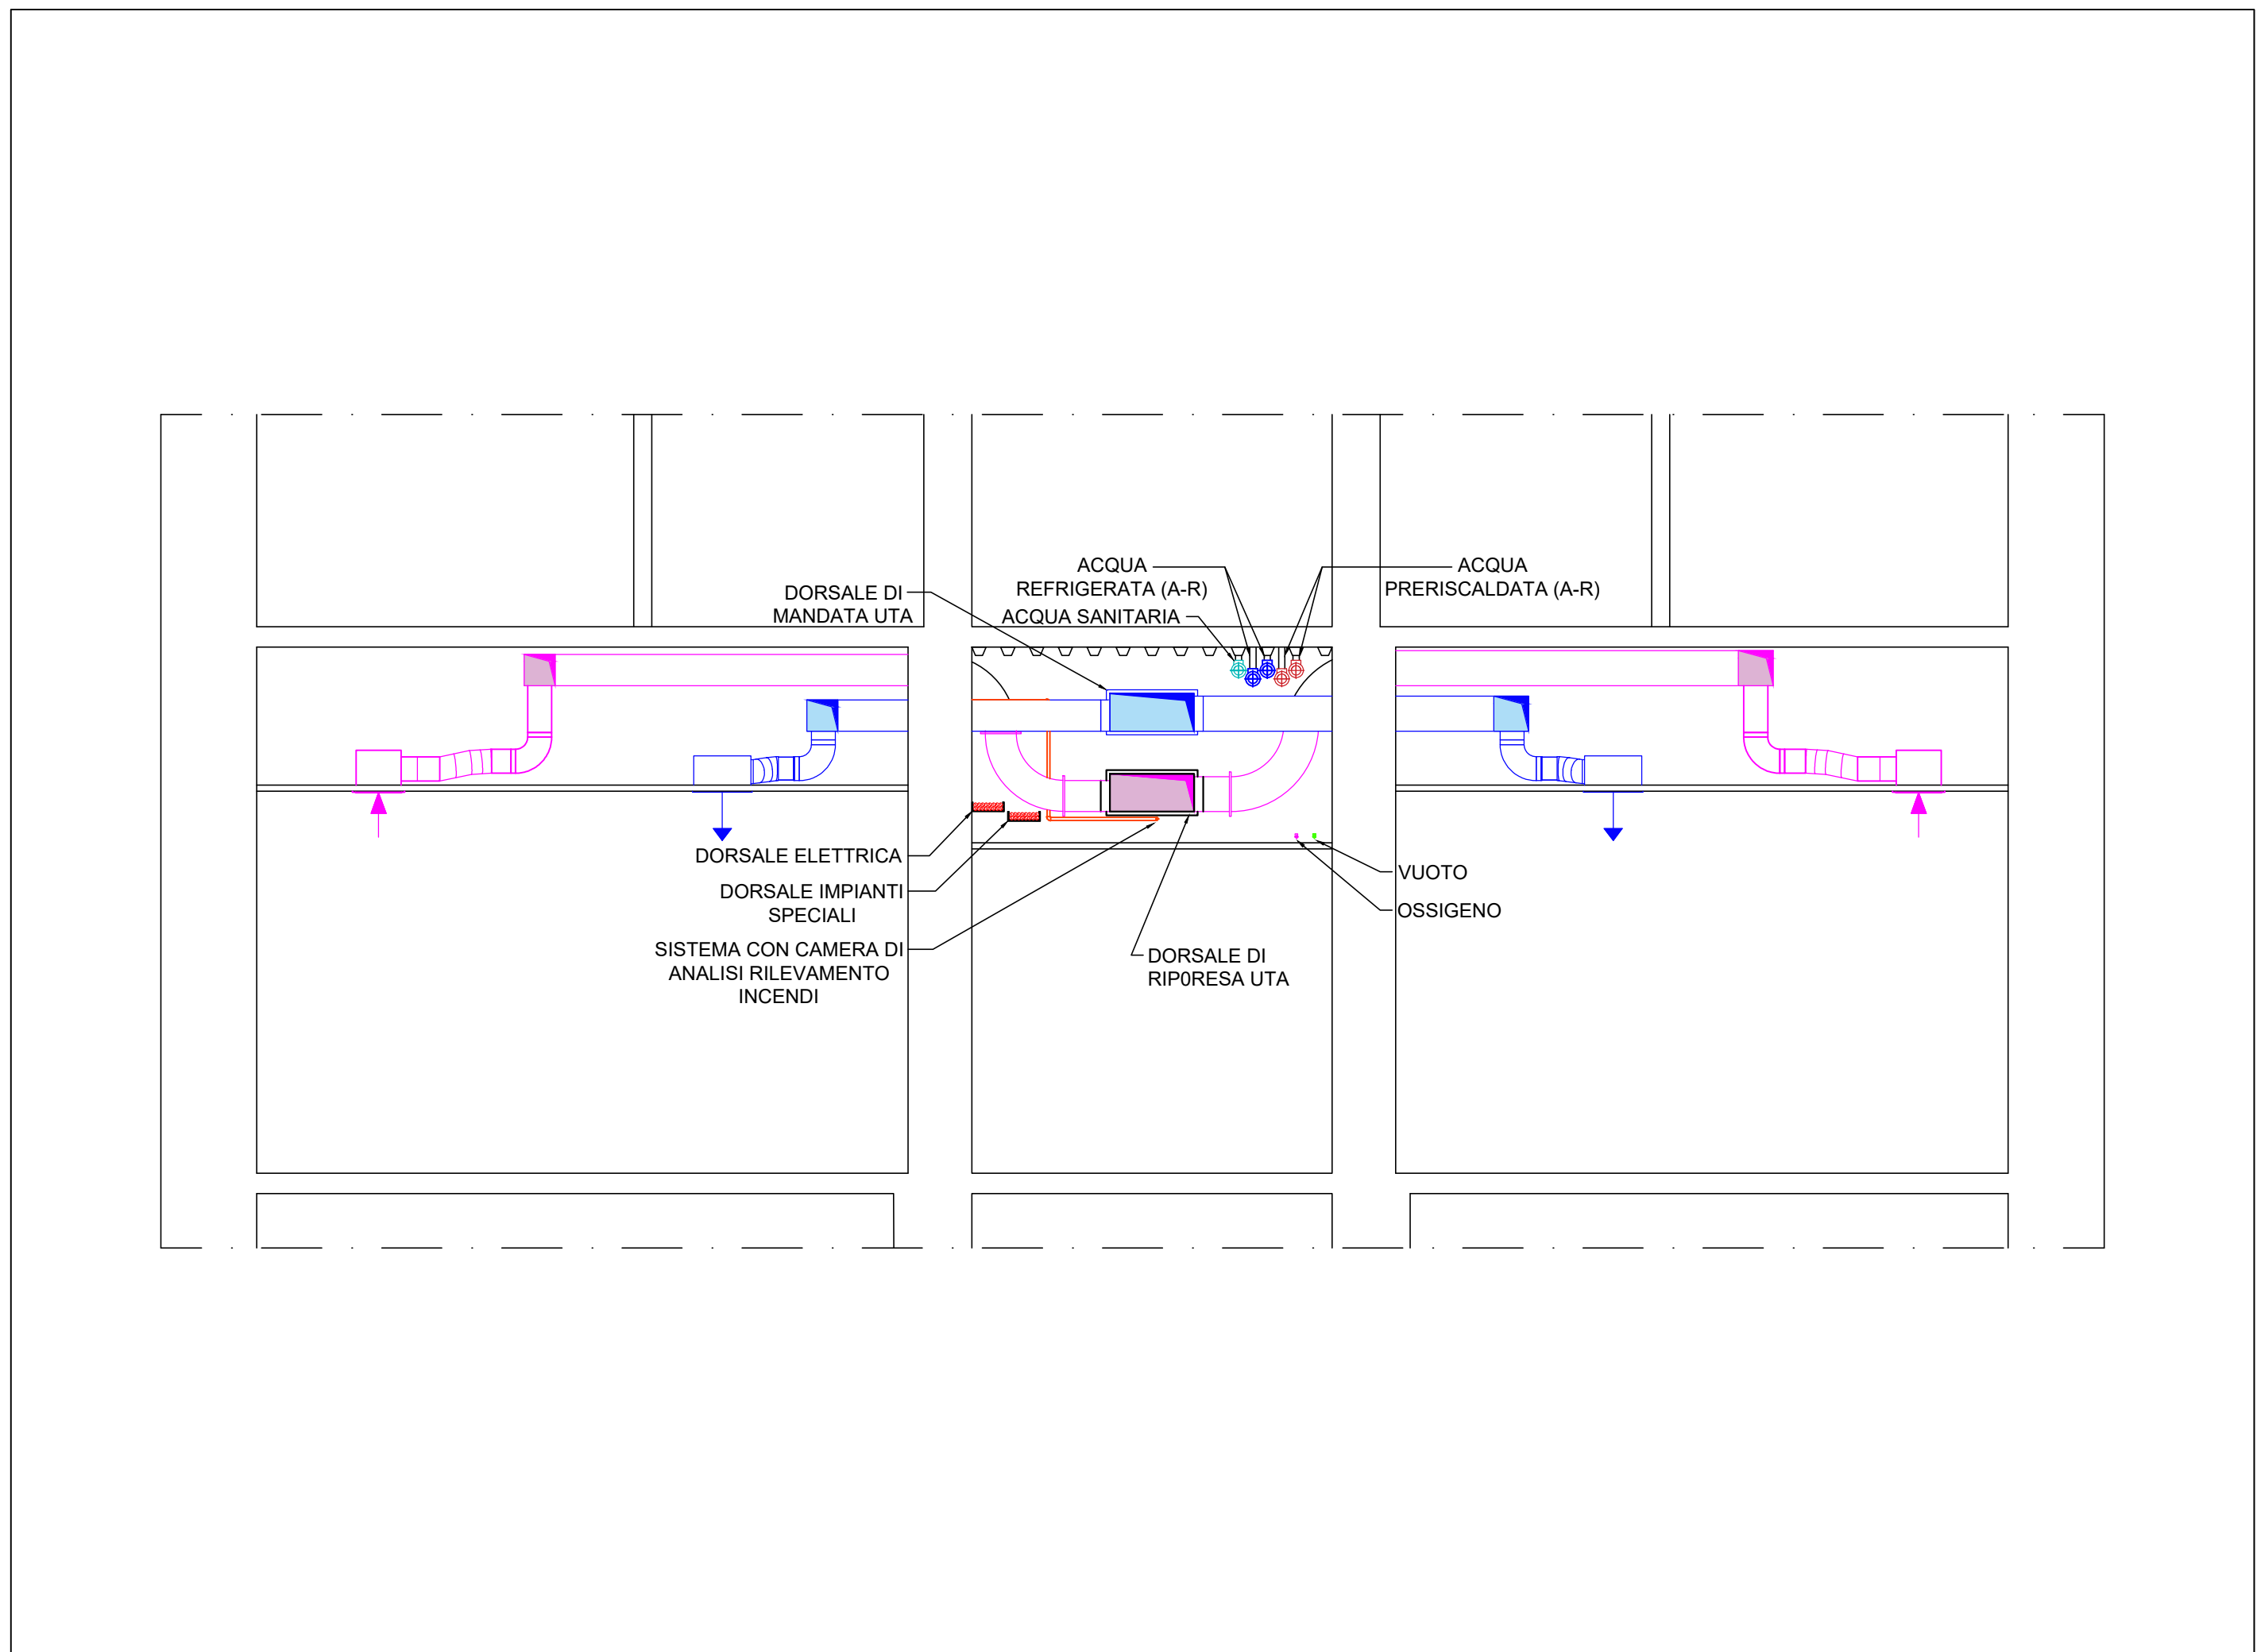

DETTAGLIO TIPICO IMPIANTI CONTROSOFFITTO CORRIDOIO - SEZIONE A-A RIF. TAV01 - SCALA 1:50

Logo ASST Grande Ospedale Metropolitano Niguarda

Logo Ospedale Niguarda

Logo Regione Lombardia

Logo Ospedale Niguarda

ASST Grande Ospedale Metropolitano Niguarda

Piazza Ospedale Maggiore, 3 20162 Milano C.F./P.IVA 09315680960

LAVORI DI RISTRUTTURAZIONE DEL PADIGLIONE 11 (TALAMONA)

FORMAZIONE E DEGENZE BUFFER

COMMITTENTE: direttore generale: dott. ALBERTO ZOLI direttore amministrativo: dott. ALBERTO RUSSO direttore sanitario: dott. GIUSEPPE SECHI direttore socio-sanitario: dott.ssa LAURA ZOPPINI responsabile unico progetto: Ing. DAVIDE BRENA responsabile del procedimento: Ing. ORAZIO SCUDERI

PROGETTISTI: coord. progettazione e integrazione delle prestazioni specialistiche: arch. ANDREA G. TADDIA [Progettisti Associati Tecnar s.r.l.] progetto opere edili: arch. ANDREA G. TADDIA [PAT s.r.l.] arch. MASSIMILIANO BARUFFI [Podmilano s.r.l.] progetto impianti idrico-sanitari e meccanici ed elettrici: ing. ROBERTO TADDIA [Progettisti Associati Tecnar s.r.l.] ing. CARLO TOLLARDO [Engineering Platform s.r.l.] coordinamento sicurezza in fase di progettazione: arch. MASSIMILIANO BARUFFI [Podmilano s.r.l.] progetto delle opere strutturali: arch. MASSIMILIANO BARUFFI [Podmilano s.r.l.] progetto prevenzione incendi: ing. ROBERTO TADDIA [Progettisti Associati Tecnar s.r.l.]

CUP: H42C22000680002

00	29/07/2026	Conferenza dei Servizi	CT	
Rev.	Data	Descrizione	Redatto	Controllato

PROGETTISTI:

Progettisti Associati Tecnar

poolmilano

6712

Milano (MI) - Via Cortina d'Assago 22, 13 Tel. 0245450500 Fax 0245450501

Mecherio (MB) - Via Giacomo Matteotti, 7/A Tel. 03022983035

Paderna (PD) - Viale dell'Industria, 23/B Tel. 04411833025

Nome file: 001_PRL_ML_PFTT_AL_11_003_06_0472w

Nome file: 001_PRL_ML_PFTT_AL_11_003_06_0472w

11_003

Scala: 1:150 - 1:50

Data: 29/07/2026

Commissa: 2026016

Schema funzionali impianti 2

Nome file: 001_PRL_ML_PFTT_AL_11_003_06_0472w

A termini di legge il progettista si riserva la proprietà di questo disegno con la proibizione di riprodurlo o trasferirlo a terzi senza autorizzazione.